

Kostelec u Heřmanova Městce

k.ú. Kostelec u Heřmanova Městce
670260


k.ú. Kostelec u Heřmanova Městce
670260

k.ú. Heřmanův Městec
638731

k.ú. Heřmanův Městec
638731


k.ú. Kostelec u Heřmanova Městce
670260

KLAD LISTŮ:

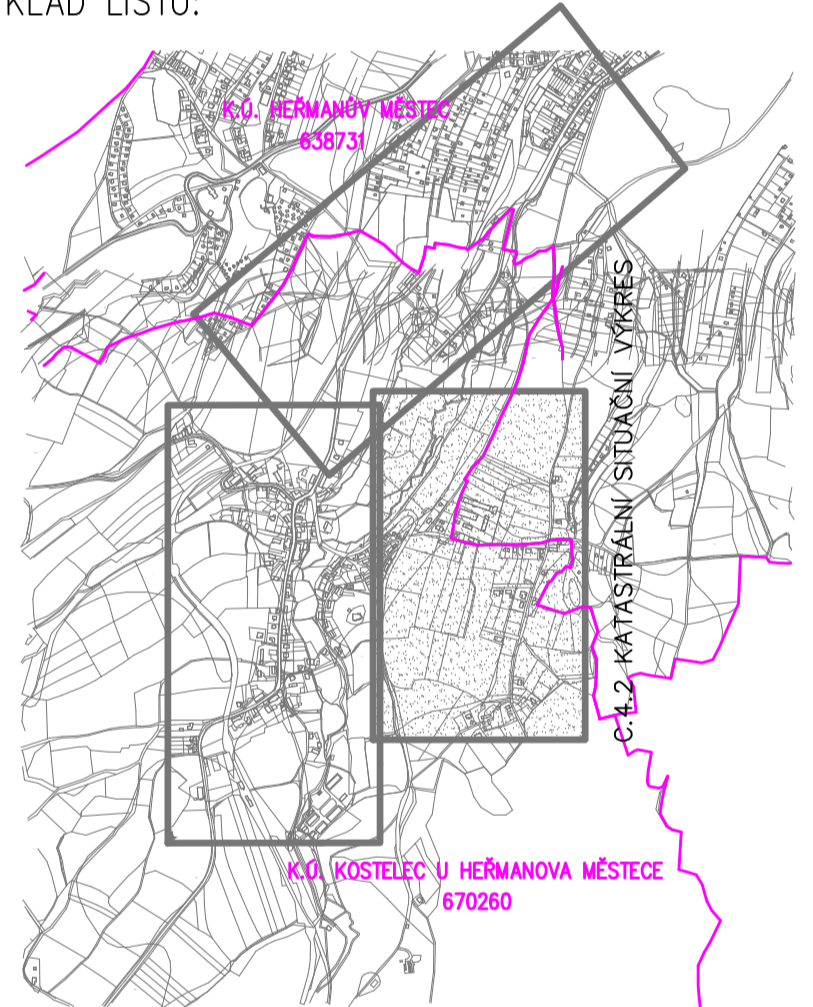

LEGENDA:

- NOVĚ NAVRŽENÉ SÍŤ
- čs O ČS (ČERPACÍ STANICE ODPADNÍCH VOD)
 - SPLAŠKOVÁ GRAVITAČNÍ KANALIZACE
 - VÝTLAK ODPADNÍCH VOD
 - TLAKOVÁ KANALIZACE
 - TLAKOVÁ KANALIZACE – VĚDEJŠÍ ŘÁD
 - TLAKOVÁ KANALIZAČNÍ PŘÍPOJKA
- STÁVAJÍCÍ SÍŤ
- SĎĚLOVACÍ KABEL (Cetin a.s.)
 - SĎĚLOVACÍ KABEL – NEZAMĚŘENA POLOHA (Cetin a.s.)
 - SĎĚLOVACÍ KABEL – S NN, PŘÍPOJKY (Cetin a.s.)
 - SĎĚLOVACÍ KABEL – NADZEMNÍ (Cetin a.s.)
 - NN NADZEMNÍ (ČEZ Distribuce a.s.)
 - NN PODZEMNÍ (ČEZ Distribuce a.s.)
 - VN NADZEMNÍ (ČEZ Distribuce a.s.)
 - STL PLYNOVOD d90,d63,d50 + STL PŘÍPOJKY (GasNet, s.r.o.)
 - VODOVOD (VS Chrudim)
 - KABELOVÉ TRASY (SSZT, SEE – SŽDC)
 - KATASTRÁLNÍ HRANICE ÚZEMÍ
 - KATASTRÁLNÍ HRANICE PARCELNÍ
 - KATASTRÁLNÍ HRANICE POZEMKOVÁ
 - KATASTRÁLNÍ SLUČKOVÉ ČÁRY (VNITRNÍ KRESBA)
 - DOTČENÝ POZEMEK STAVBOU

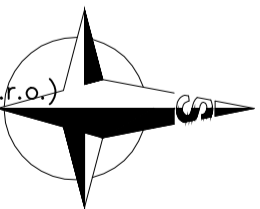

Poznámka:
Podzemní vedení jsou zakreslena pouze informativně.
Před započítáním zemních prací je nutné jejich přesné vytyčení od správců, včetně přípojek k nemovitostem !!!

Zodpovědný projektant Ing. T. Hatková	Vypracoval Ing. T. Hatková	Technická kontrola Ing. Lubor Dítě	MULTIQUA s.r.o. Veveržova 1363 650 02 HRDEC KRÁLOVÉ
Kraj: Pardubický	Obec: Kostelec u Heřmanova Městce	Investor: Obec Kostelec u Heřmanova Městce 64, Heřmanův Městec	538 03
SPLAŠKOVÁ KANALIZACE KOSTELEČ U HEŘMANOVA MĚSTCE			Stupeň DÚR
KOORDINAČNÍ SITUACE Č. 2			Datum Duben 2017
Předložená dokumentace je duševním vlastnictvím firmy Multiqua s.r.o., Hradec Králové			Zakázkové číslo M17/019
			Formát 12 A4
			Měřítko 1:1000
			Číslo přílohy: C.3.2